

Comune di ROMA

(PROV. DI ROMA)

MUNICIPIO III - ex IV




Lavori di manutenzione straordinaria per adeguamento antincendio asilo nido "Elefantino Elmer"

Via del Frantoio, 52 - 00159 Roma

Attività 75/A Allegato I del DPR 01/08/2011 n.151

OGGETTO: IMPIANTO RILEVAZIONE INCENDI - PIANO TERRA e INTERRATO - POSIZIONAMENTO COMPONENTI SOPRA E SOTTO IL CONTROSOFFITTO	TAV. N. 04C
COMMITTENTE: ROMA CAPITALE- Municipio III (ex IV) - U.O.T. Via Flavio Andò, n.6 - 00139 Roma	SCALA: varie
PROGETTISTI: Architetto Aldo Cappelletti (Ordine degli Architetti P.P.e.C. di Roma e Provincia n°4149) Ingegnere Antonio La Barbera (Ordine degli Ingegneri della Provincia di Roma n°11609) Architetto Lorenzo Cappelletti (Ordine degli Architetti P.P.e.C. di Roma e Provincia n°21999)	DATA: Dicembre 2017 SCALOGGIO: --- Archivio: 836 File: 836 - Tav 04C.dwg
Direttore Tecnico: Ing. Antonio La Barbera	Dir: 1-Lavori/836/Progetto
Sede legale ed operativa: Via I. Mariani n° 23 - 00149 Roma - tel. 0655268994 E-mail: architime@tiscali.it, PEC architime@pec.it P. IVA 05681501002 - Registro Imprese di Roma n° 87066499 Assicurazione: Giovanni assicurazione Spa - polizza n° 26000003 del 31/12/1999 - massimale assicurato euro 516.456,00	<b>Architime</b> Studio di Architettura Ingegneria Urbanistica s.r.l.

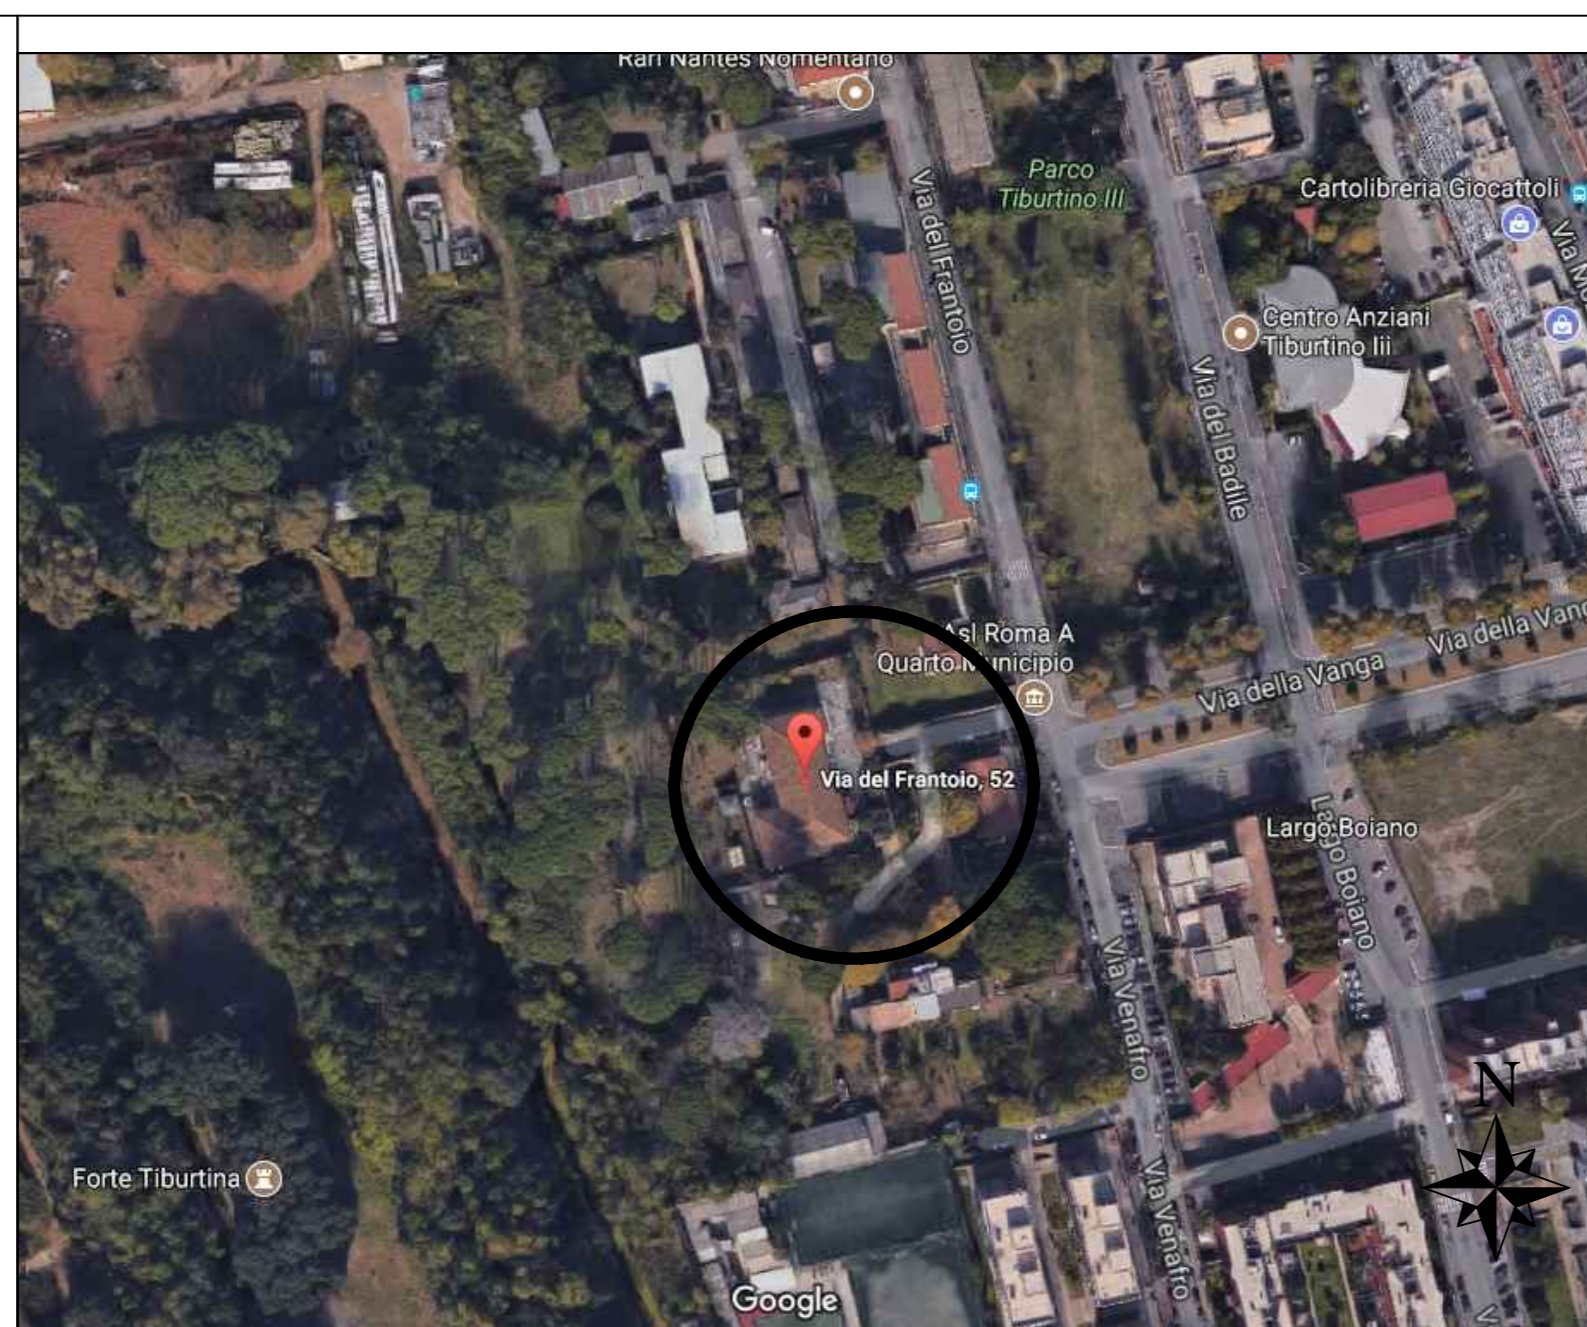

AEROFOTOGRAMMETRIA DELL'AREA




STRALCIO FOGLIO CATASTALE

LEGENDA ANTINCENDIO


	CENTRALE DI CONTROLLO E SEGNALAZIONE		FIRE ALLARME OTTICO-AUSTICO
	DISPOSITIVO DI ALLARME ANTINCENDIO		E ESTINTORE PORTATILE A POLVERE TIPO 34A-144BC DA 6kg
	PUNTO DI SEGNALAZIONE MANUALE		E CO2 ESTINTORE PORTATILE CO2 DA 6kg
	RIVELATORE DI FUMO PUNTIFORME		PULSANTE DI ALLARME
	SPIA DI SEGNALAZIONE		CRF CENTRALE RILEVATORI FURMI
	PORTA REI		CRG CENTRALE RILEVATORI GAS
	COMPARTIMENTAZIONE: PARETE REI 60 Alloggio custode		US USCITA DI SICUREZZA
	RILEVATORE DI FUMO INTERNO AL CONTROSOFFITTO/SOTTOTETTO CON RIPETITORE OTTICO A SOFFITTO		

DESTINAZIONI AMBIENTI

1 CUCINA	18 MEDI: BAGNO
2 DISPENSA	19 DISIMPEGNO
3 DISIMPEGNO-SCALA	20 MEDI: DORMITORIO
4 ANTIBAGNO	21 MEDI: SALA GIOCO
5 BAGNI DISABILI	22 GRANDI: LAB.
6 PICCOLI: DORMITORIO	23 GRANDI: SALA GIOCO
7 BAGNO PERSONALE	24 GRANDI: SALA PRANZO-GIOCO
8 ANTIBAGNO	25 GRANDI: BAGNO
9 CORRIDOIO	26 DISIMPEGNO
10 UFFICIO	27 GRANDI: DORMITORIO
11 MEDICO	28 ALLOGGIO PORTIERE
12 PICCOLI: ATTIVITA'	29 DISIMPEGNO-SCALA
13 PICCOLI: BAGNO	30 SPOGLIATOIO UOMINI
14 PICCOLI: PRANZO	31 BAGNO UOMINI
15 CORRIDOIO	32 SPOGLIATOIO DONNE
15a DISIMPEGNO	33 ANTIBAGNO DONNE
16 INGRESSO	34 DOCCIA DONNE
17 MEDI: SALA PRANZO	35 BAGNO DONNE
	36 LAVANDERIA
	37 CENTRALE IDRICA
	38 MONTACARICHI

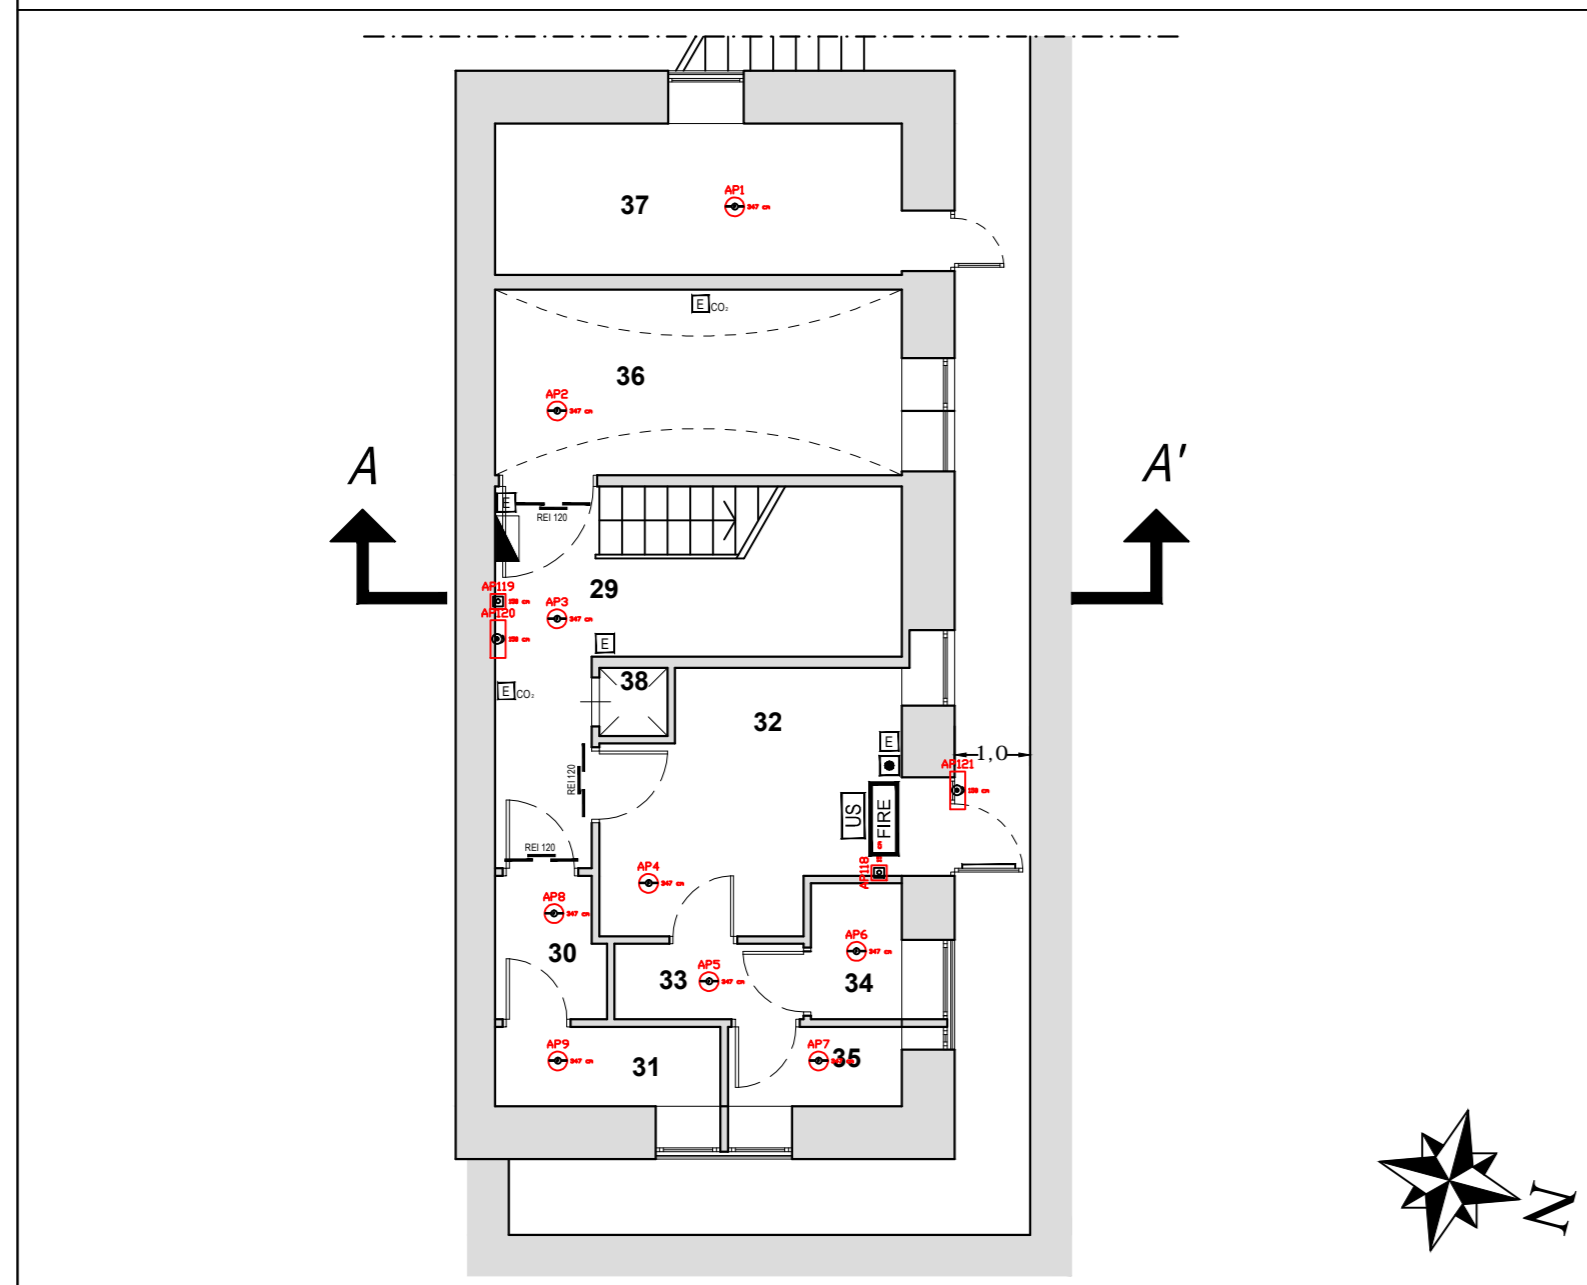

PROGETTO ESECUTIVO PIANO INTERRATO RILEVATORI scala 1:100

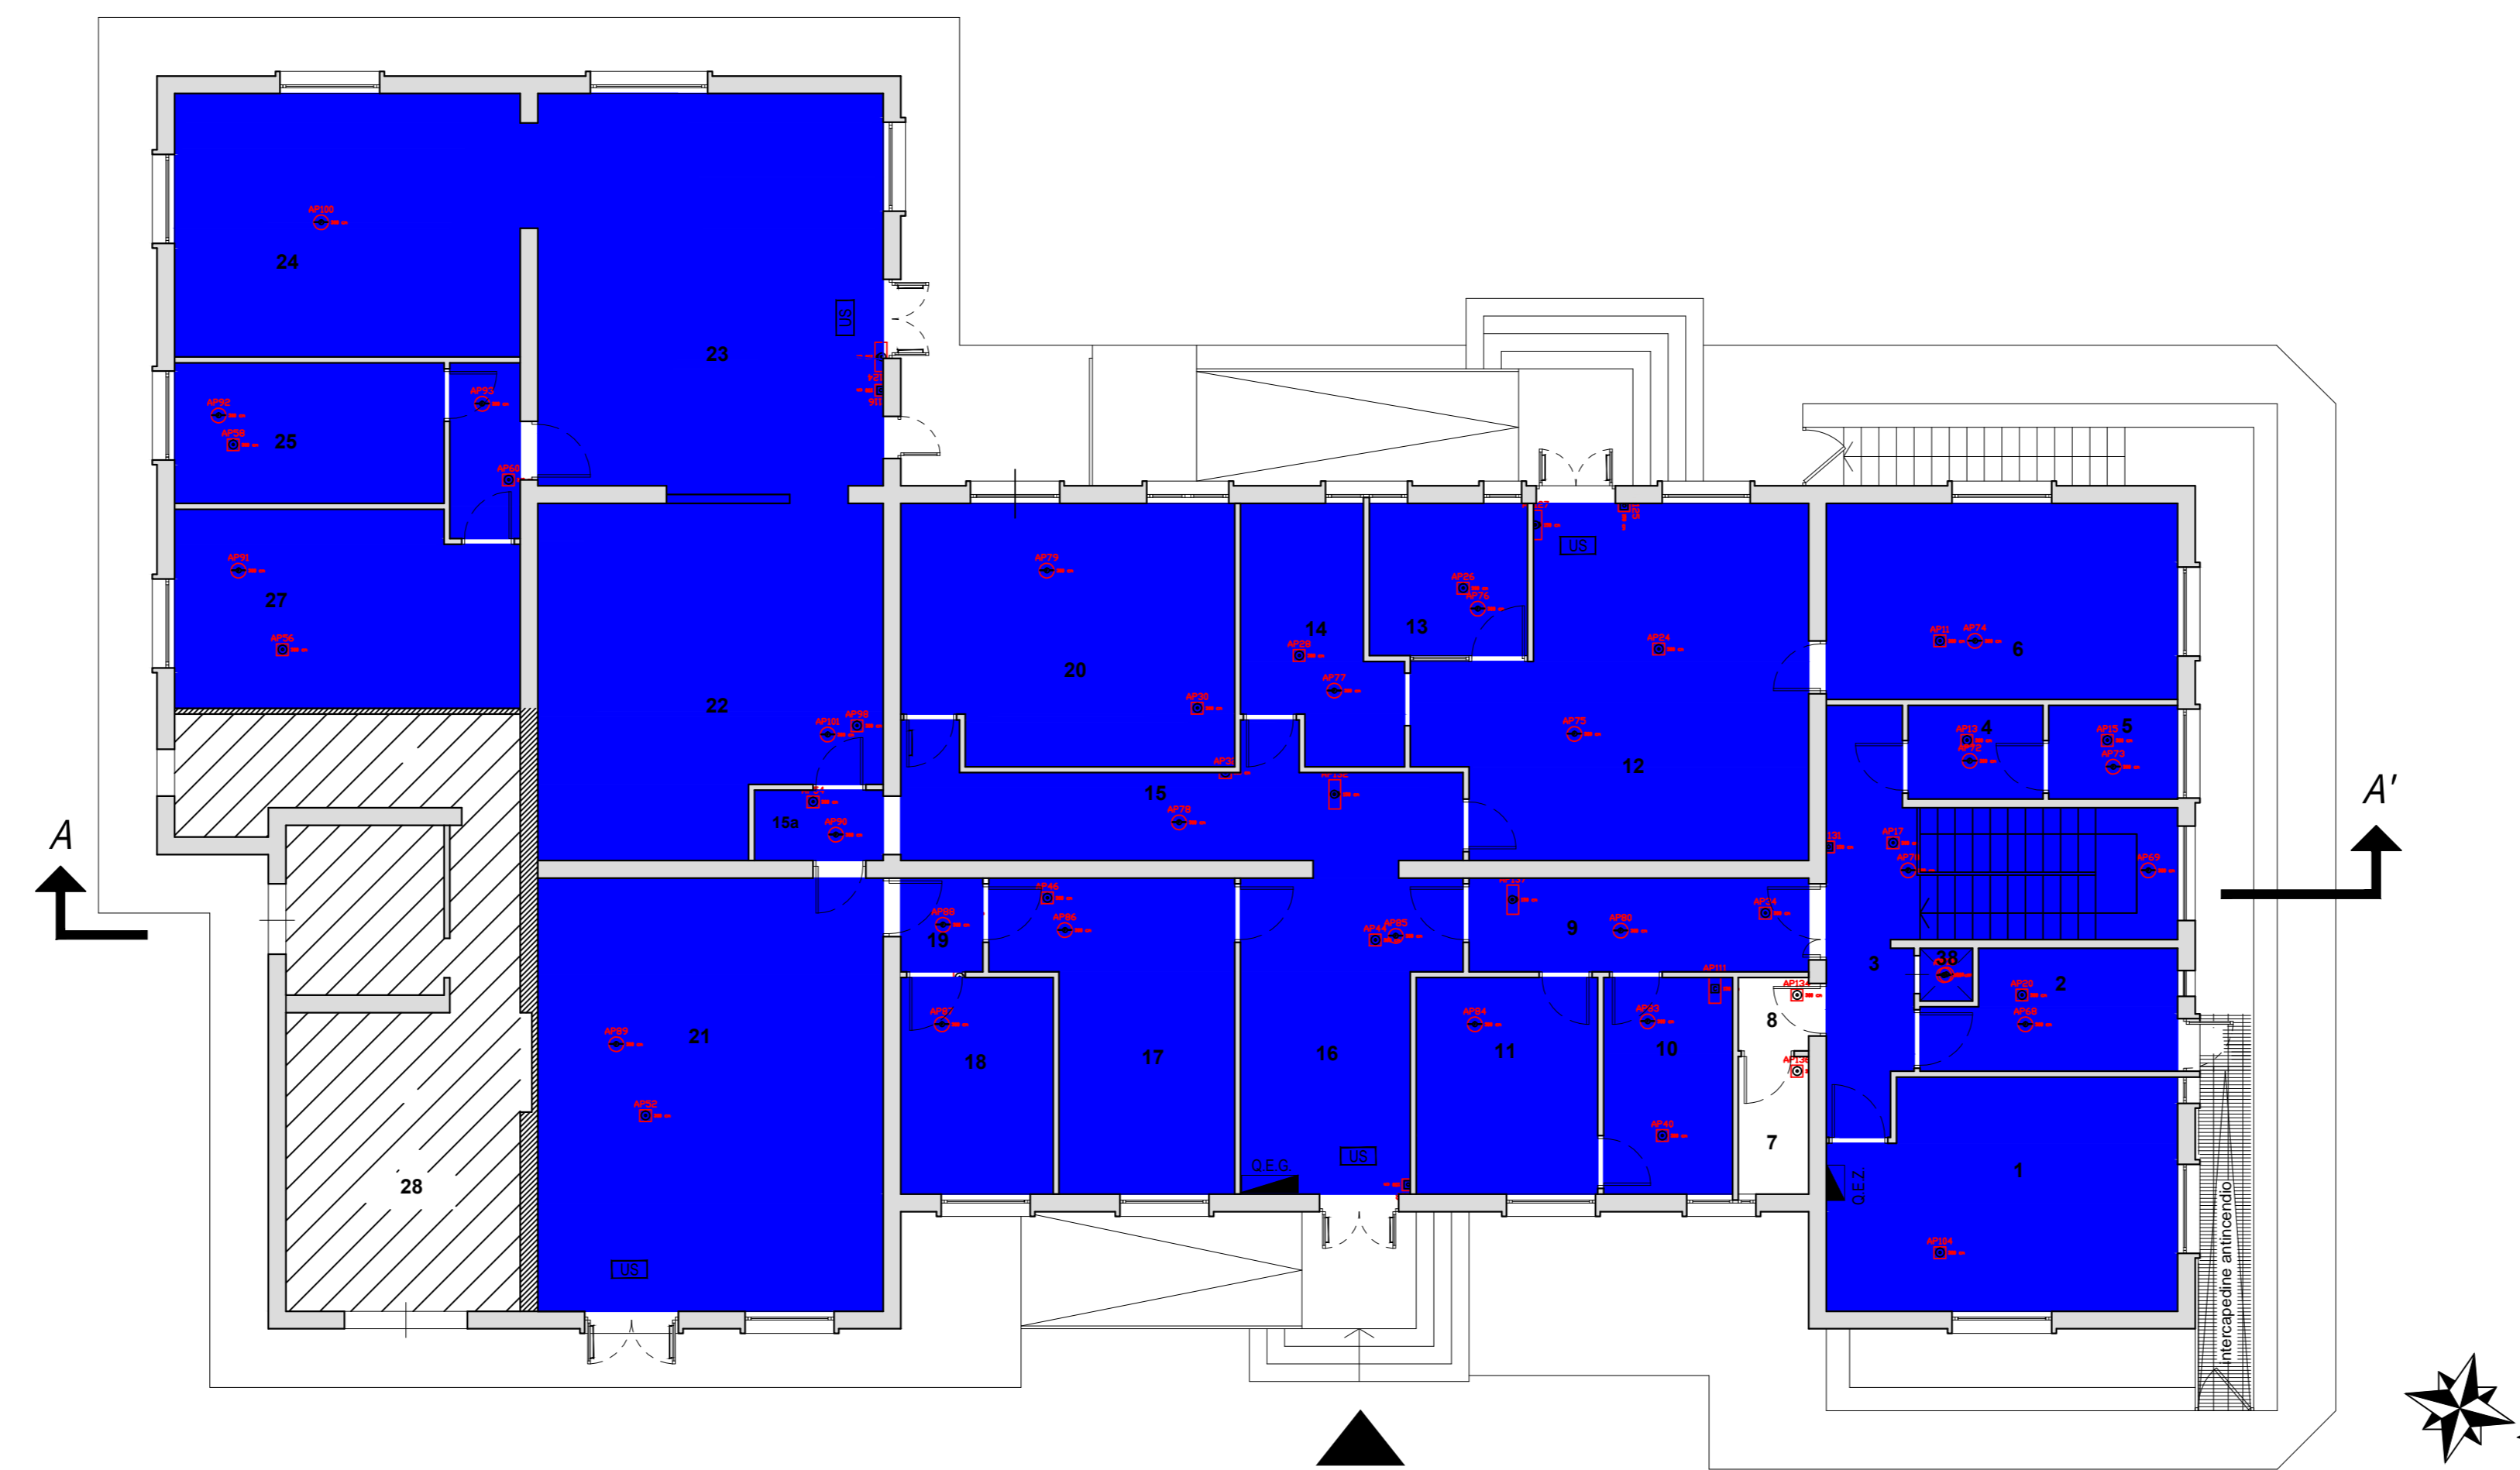


PROGETTO ESECUTIVO AREA DI COPERTURA RILEVATORI scala 1:100



PROGETTO ESECUTIVO RILEVATORI PIANO TERRA A SOFFITTO scala 1:100



PROGETTO ESECUTIVO PIANO TERRA RILEVATORI A SOFFITTO E CONTROSOFFITTO scala 1:100

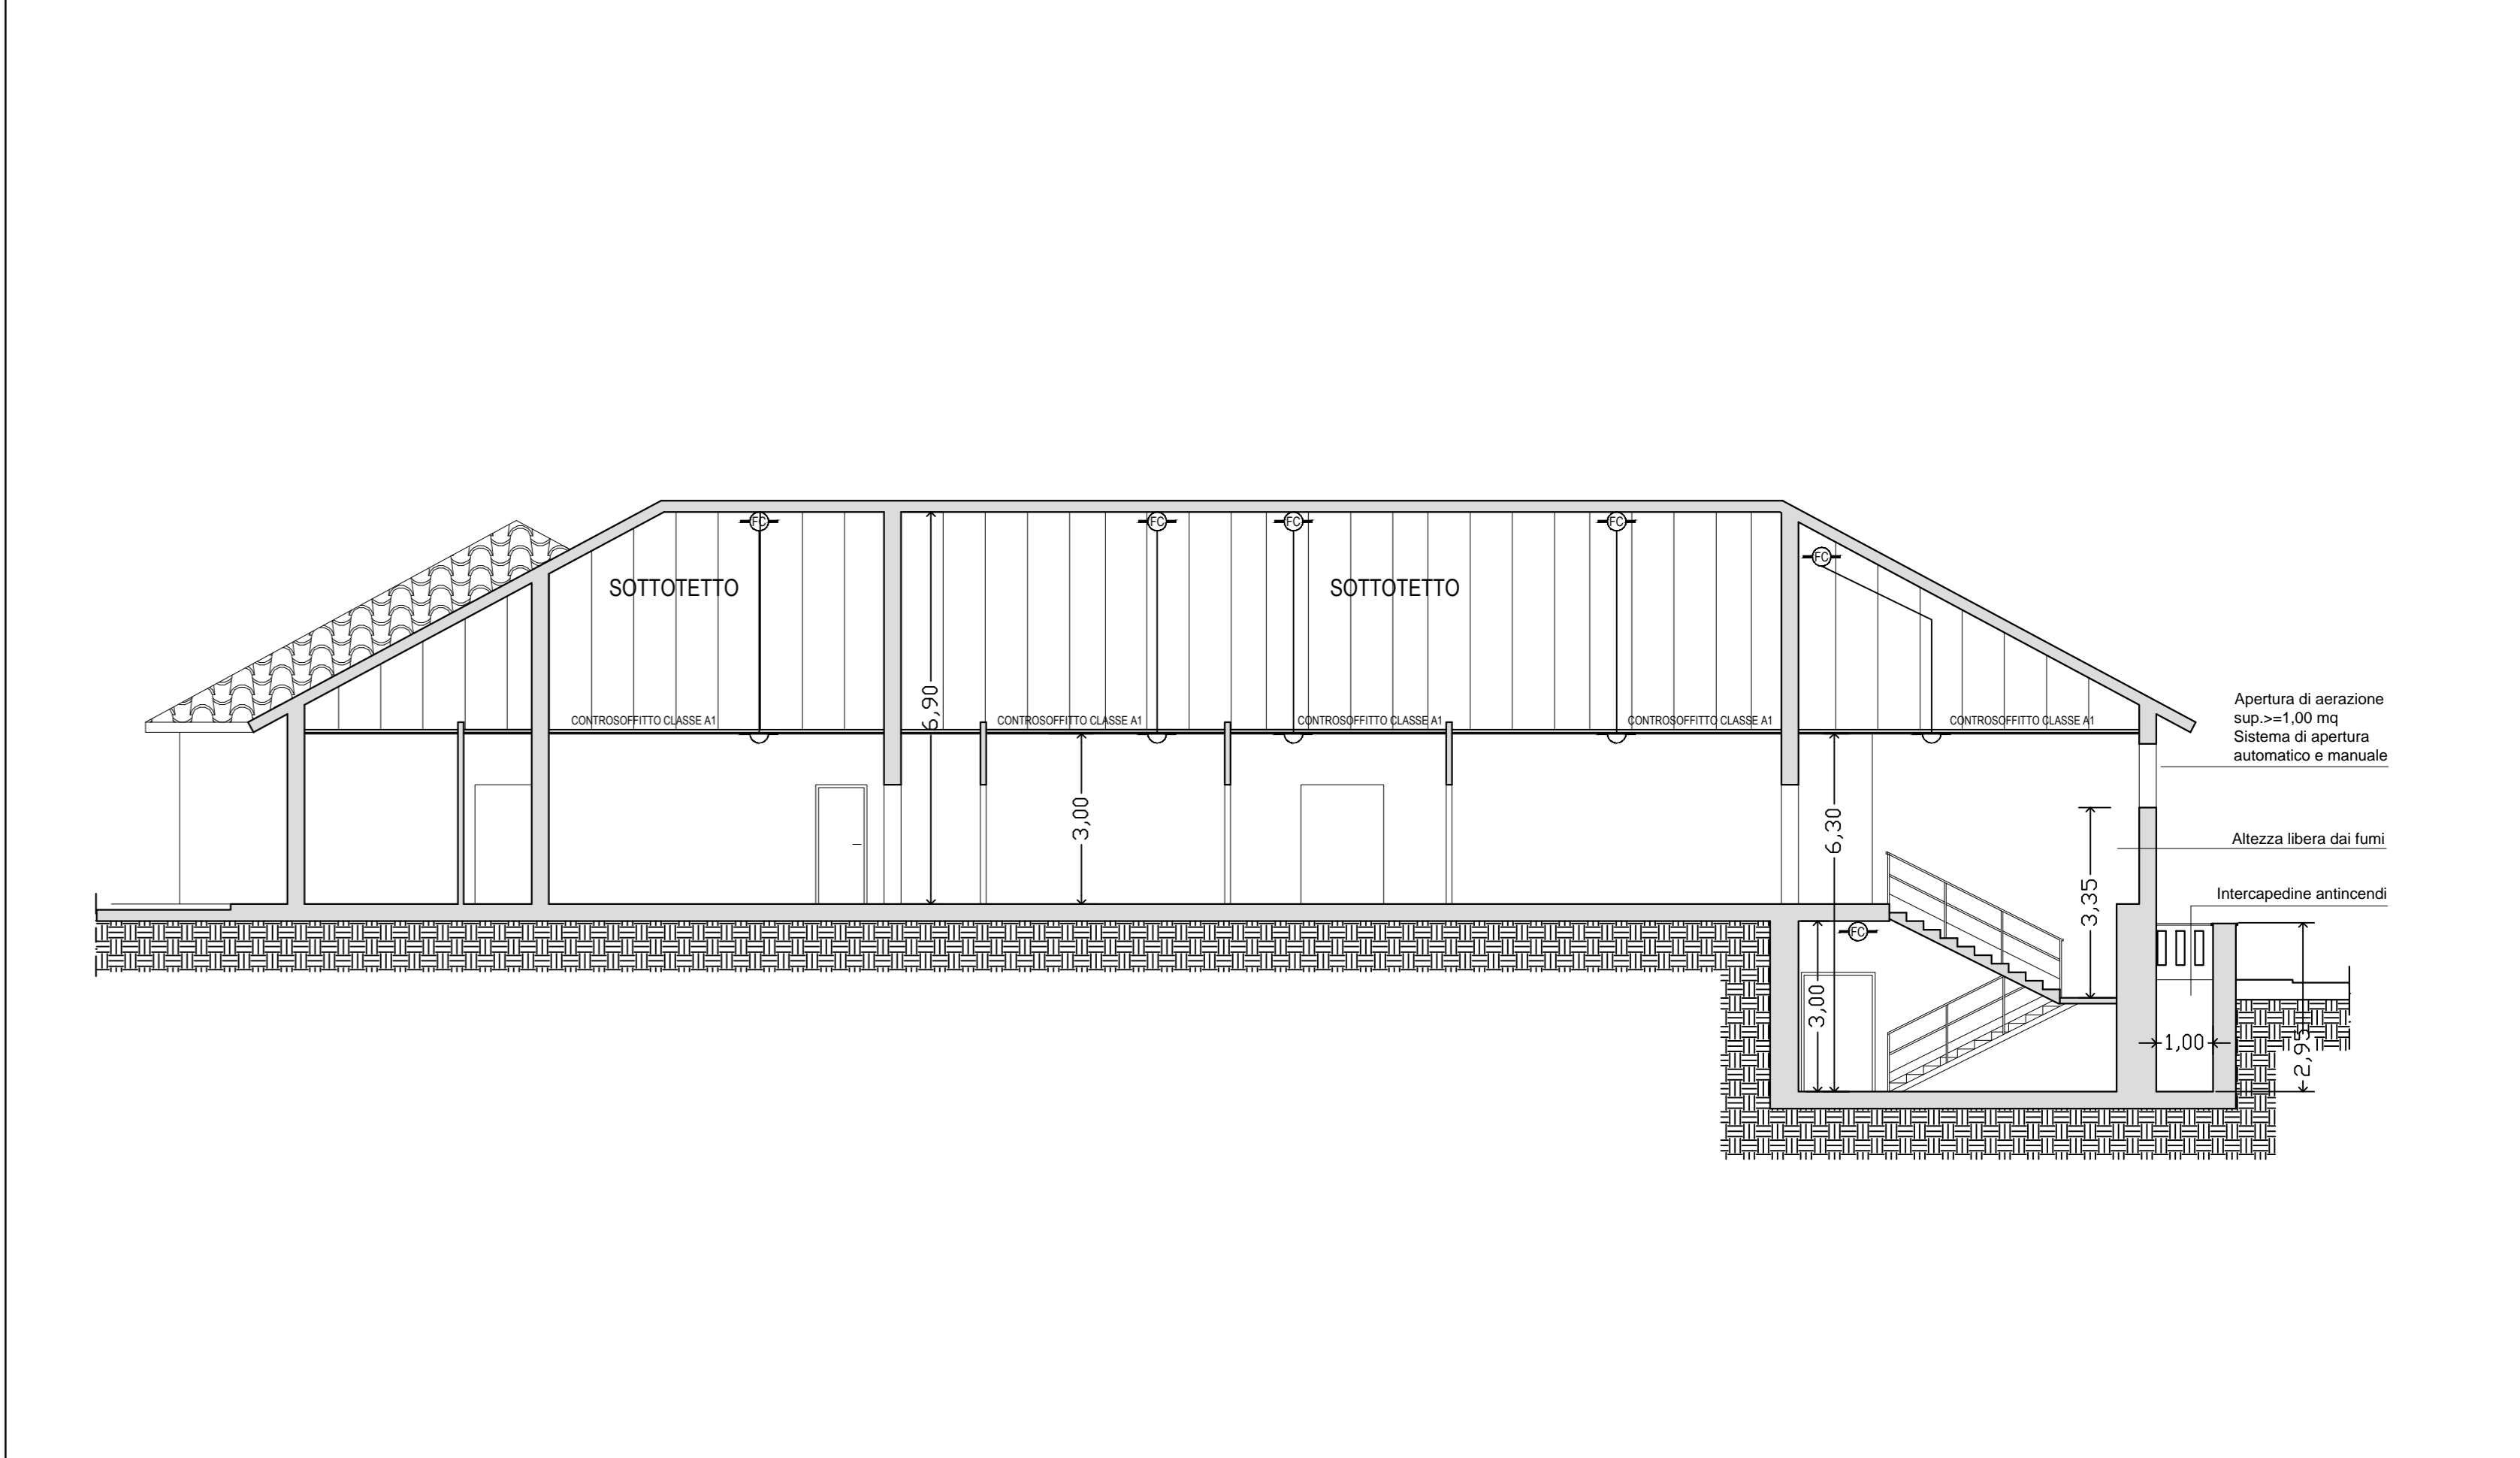

SEZIONE A - A' scala 1:100