

**Professionisti incaricati:**

Dott. Ing., Ph. D. **Stefano RIZZO**  
 iscritto all'Albo degli Ingegneri di Frosinone al n° 1279

Responsabile della progettazione edile e coordinamento del gruppo di lavoro

Timbro e firma del tecnico

Dott. Ing. **Andrea RIZZO**  
 iscritto all'Albo degli Ingegneri di Frosinone al n° 1444

Responsabile della progettazione impiantistica ed antincendio


Timbro e firma del tecnico

**CODICE FILE:**


SCALE	COMMESSA	ELABORATO	CONTROLLATORE	REVISIONE
Varie	PE0917	PLA01GR		B

Confermato alle leggi vigenti questo documento non può essere copiato, riprodotto e divulgato senza l'approvazione del legittimo proprietario, cui resta riservato il diritto di perseguire legalmente i trasgressori.

Planimetria ubicativa -  
Scala 1:2000

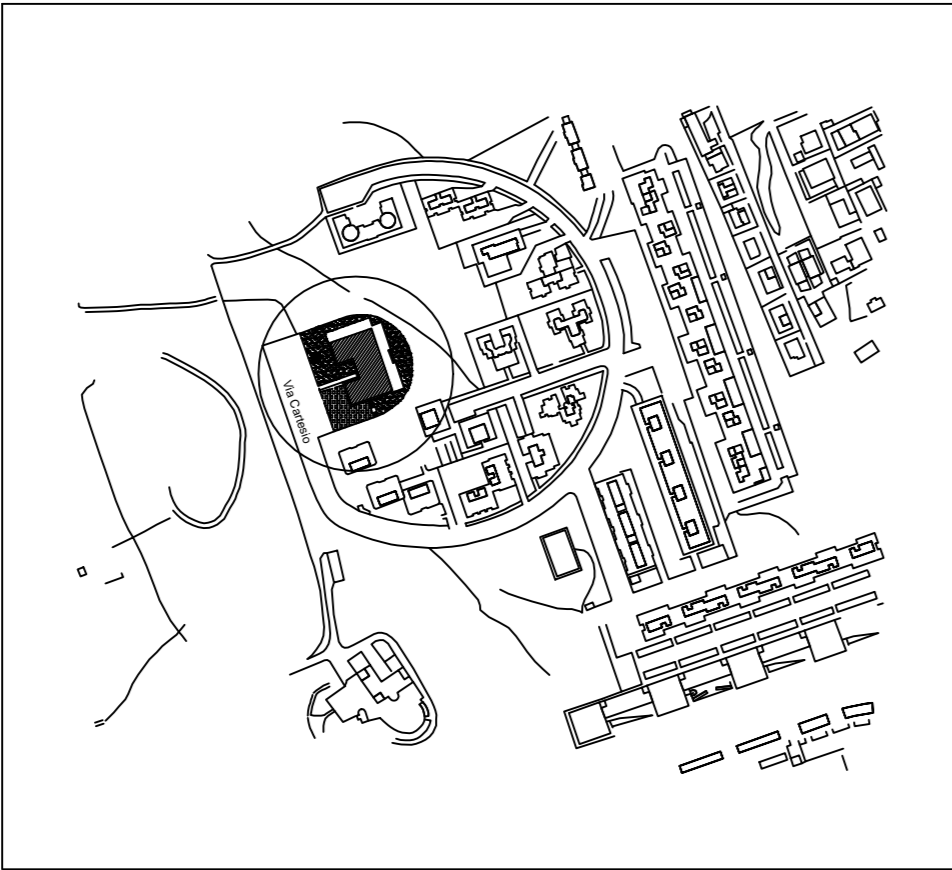


Planimetria generale -  
Scala 1:200

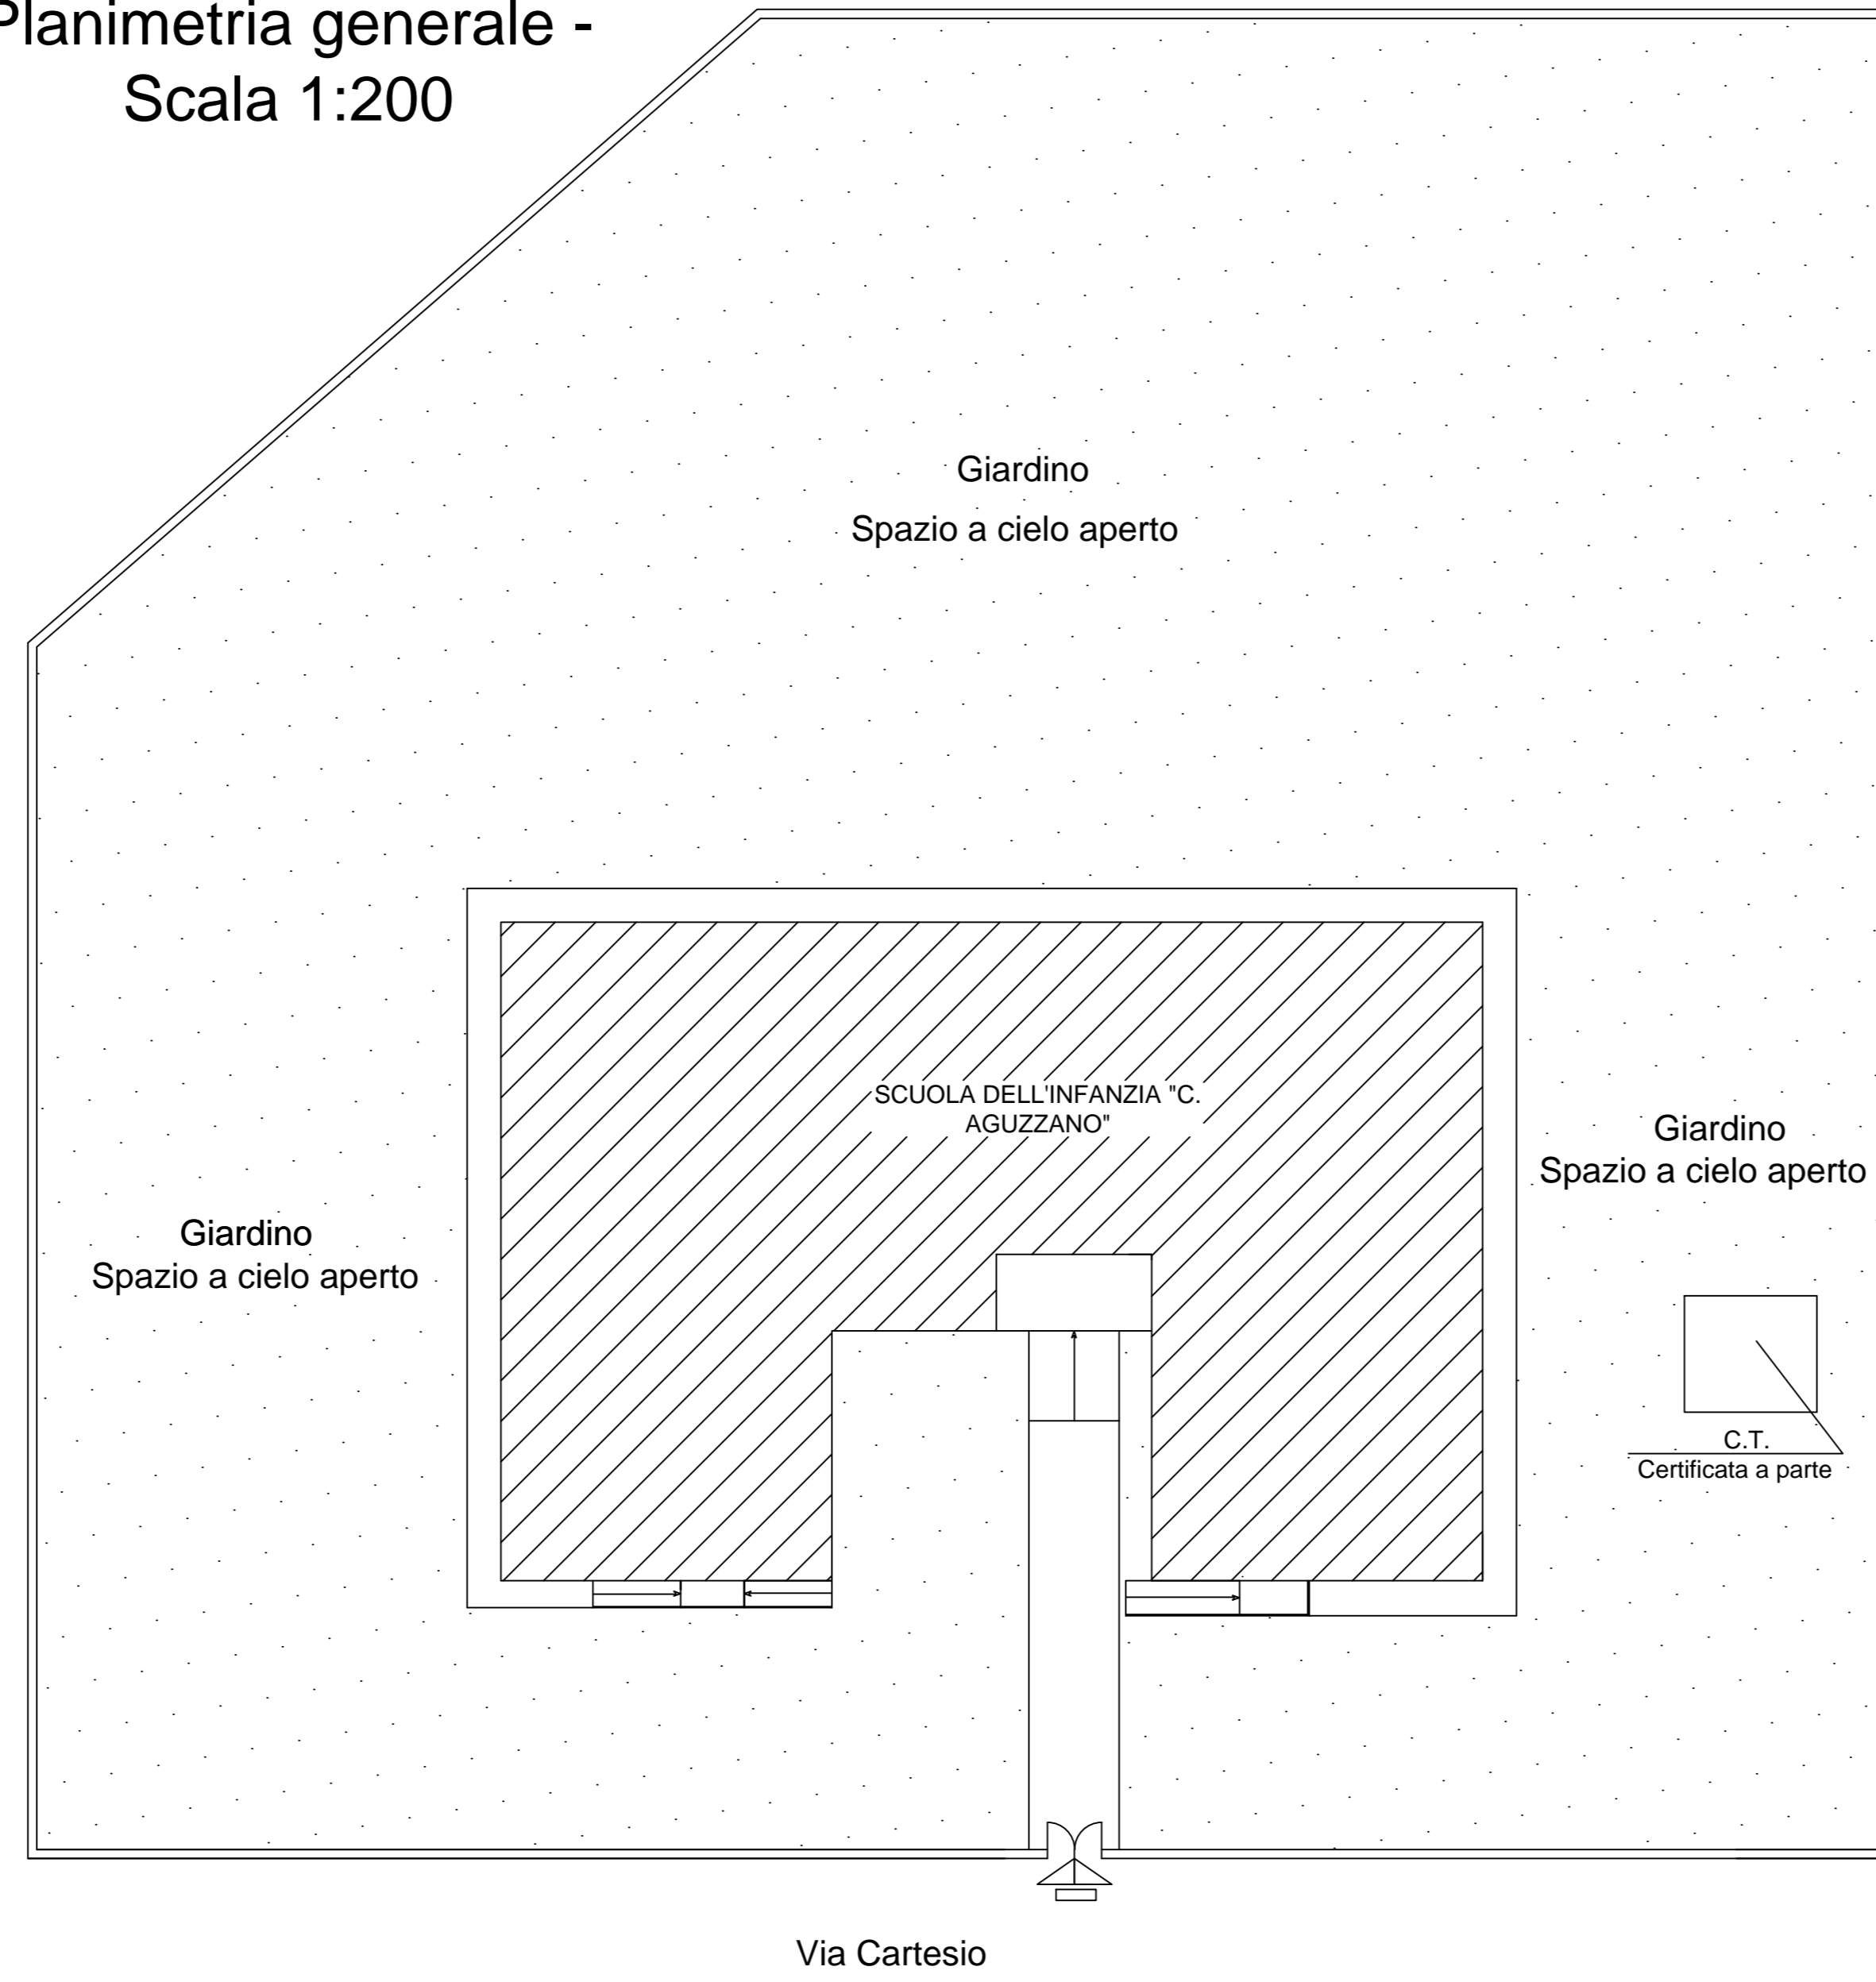


Sezioni - Scala 1:100

SEZIONE A-A'

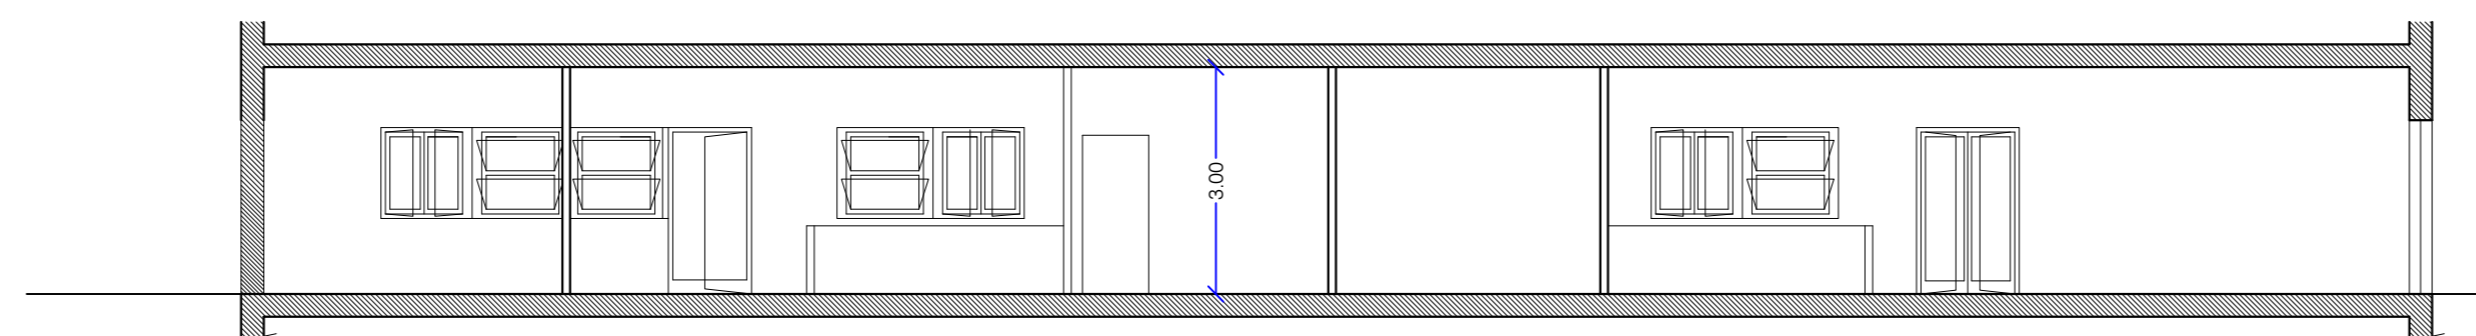

SEZIONE B-B'

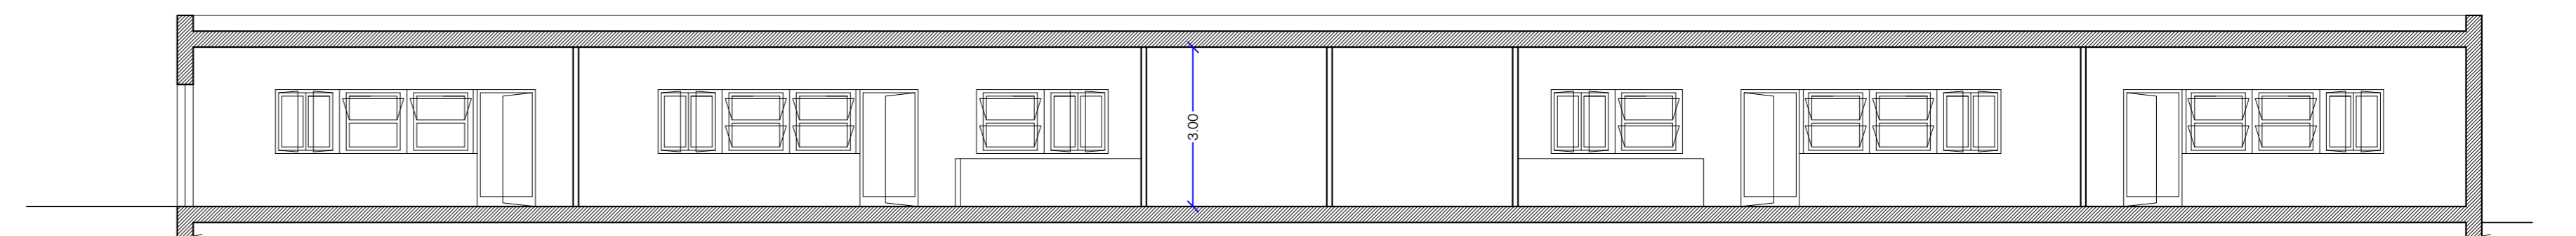

Pianta Piano Terreno -  
Scala 1:100



**Legenda Simboli**

- Uscita di emergenza
- Estintore
- Rivelatore di fumo
- Rivelatore di gas
- Allarme a campana sonora
- Allarme a pulsante
- Uscita in alto
- Uscita orizzontale
- Uscita in basso
- Porta REI munita di autochiusura
- Porte da sostituire
- Adeguamento parete REI 120
- Attacco per autopompa
- Idrante a muro con tubazione flessibile e lancia
- Quadro Elettrico
- Centralino analogico antincendio