



Pianta Piano Terreno -
Scala 1:100
PERCORSI D'ESODO

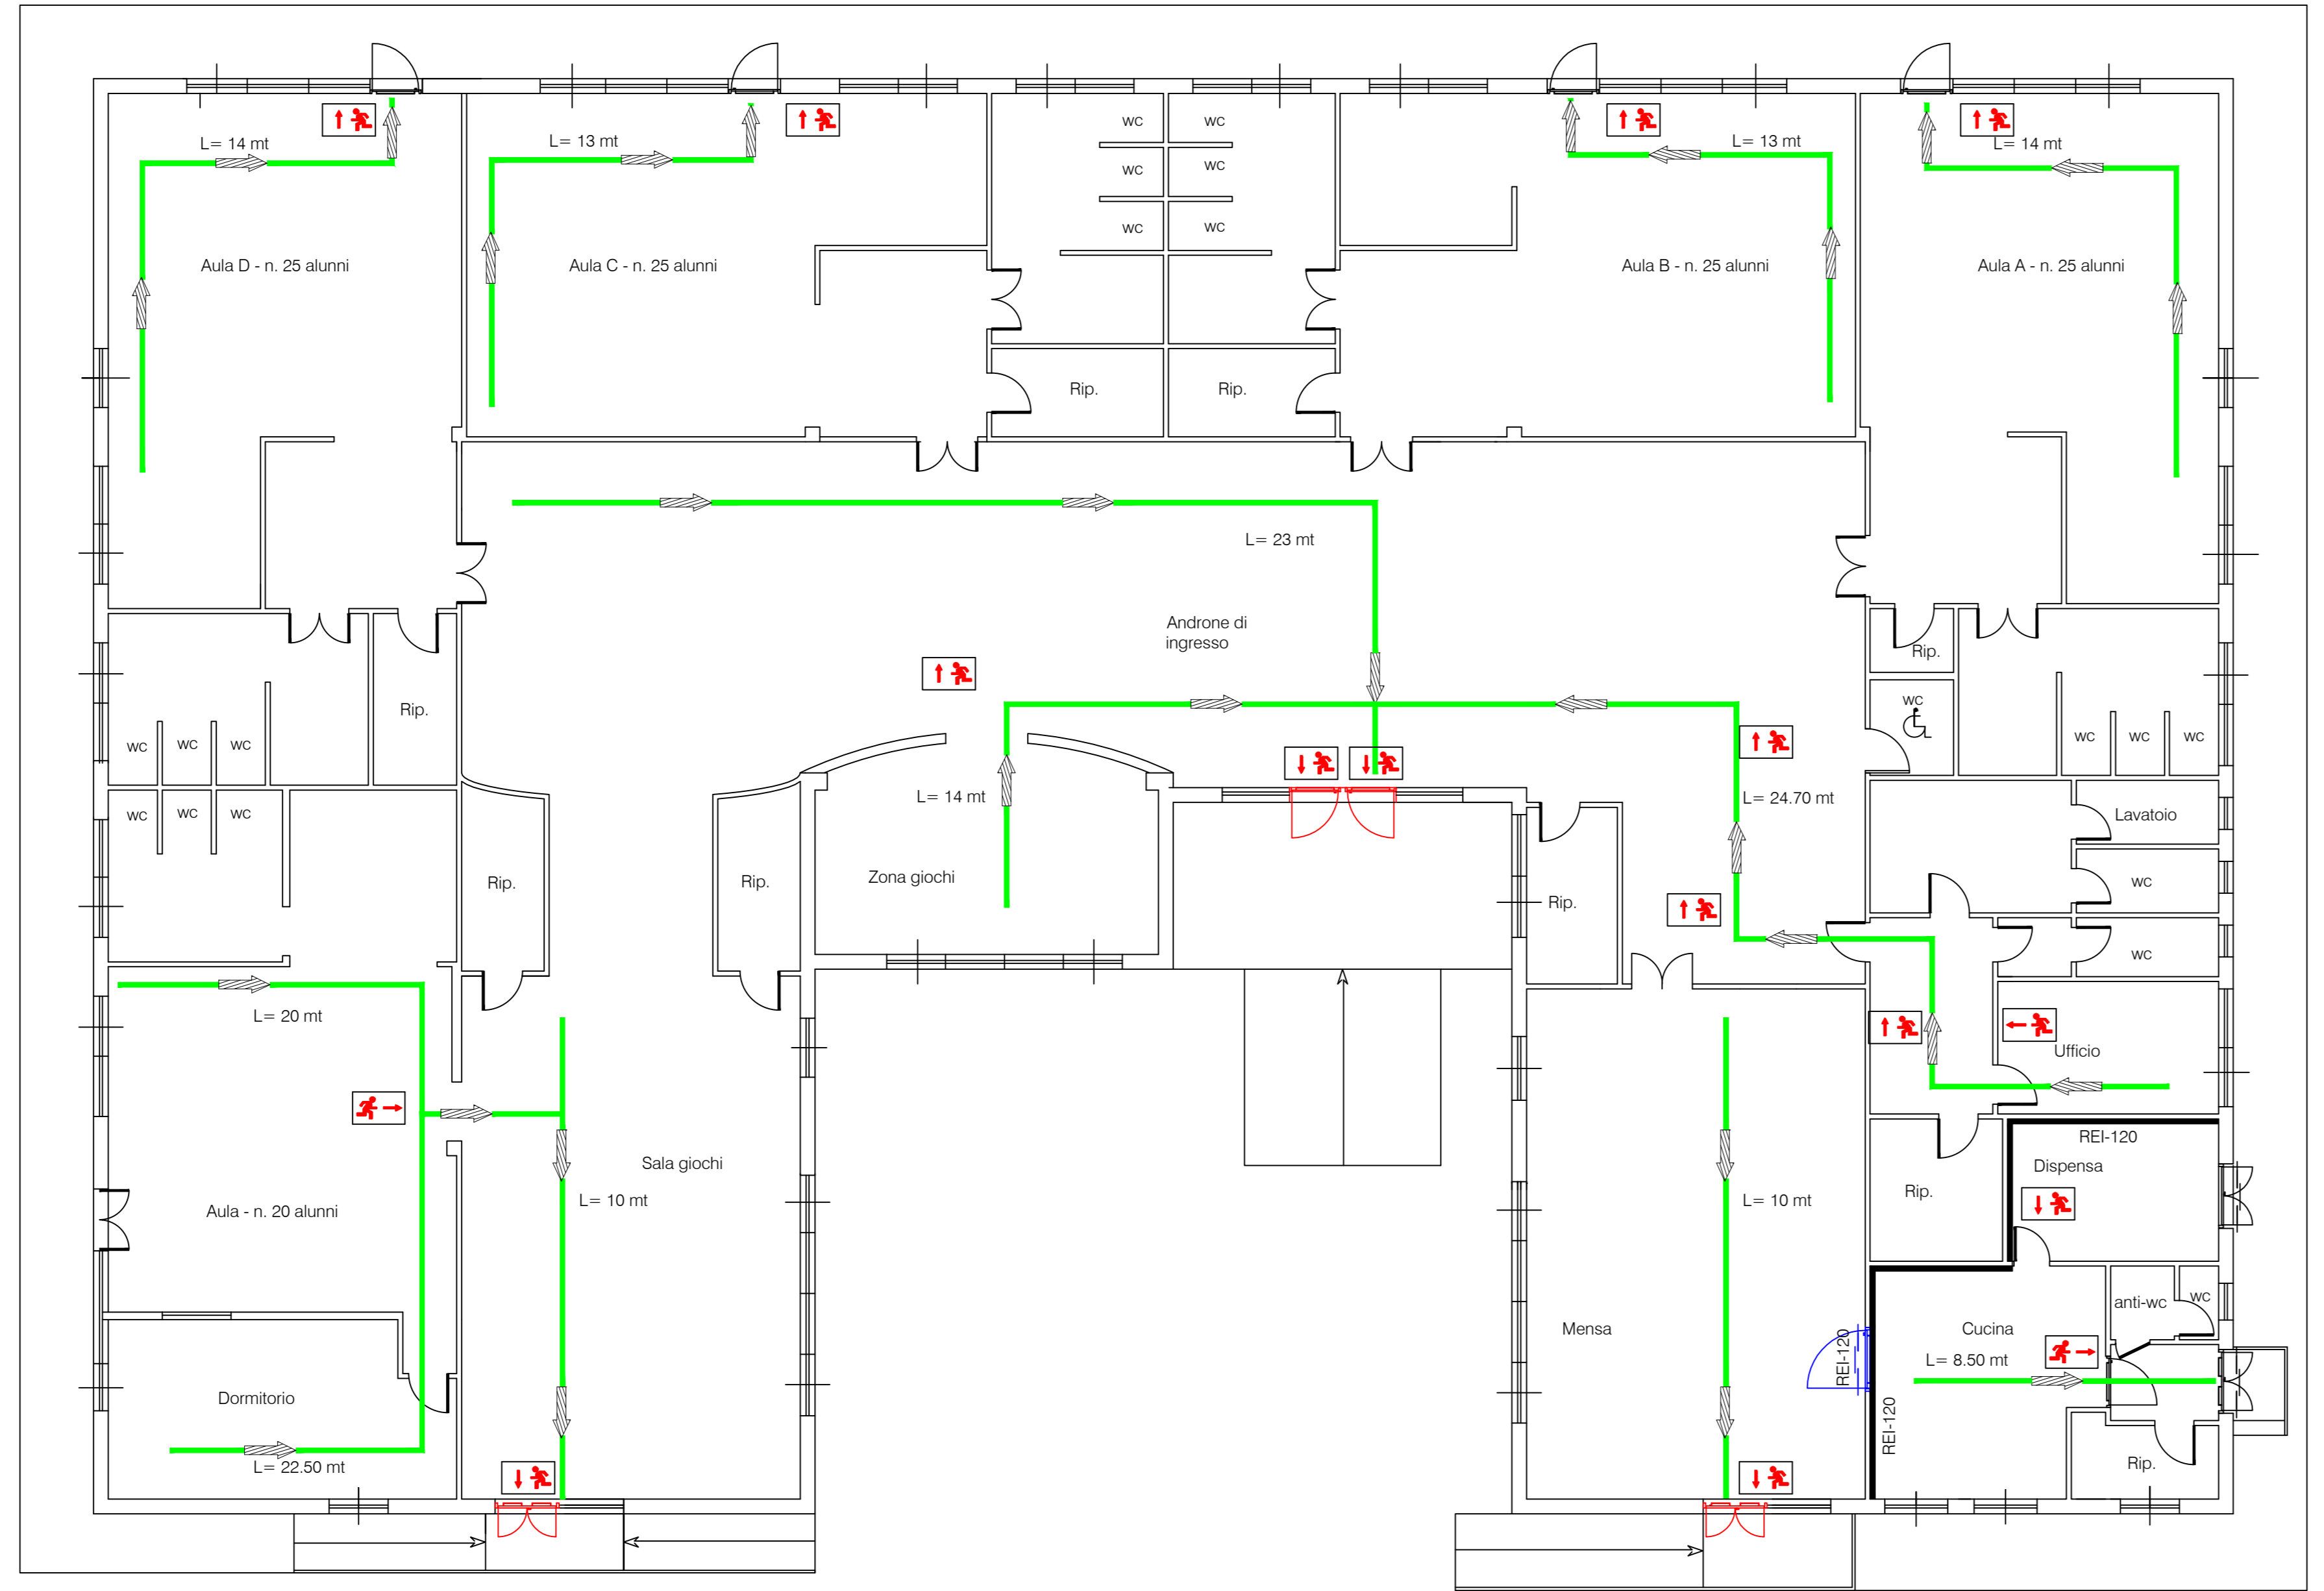

Pianta Piano Terreno -
Scala 1:100
RETE DI PROTEZIONE IDRICA

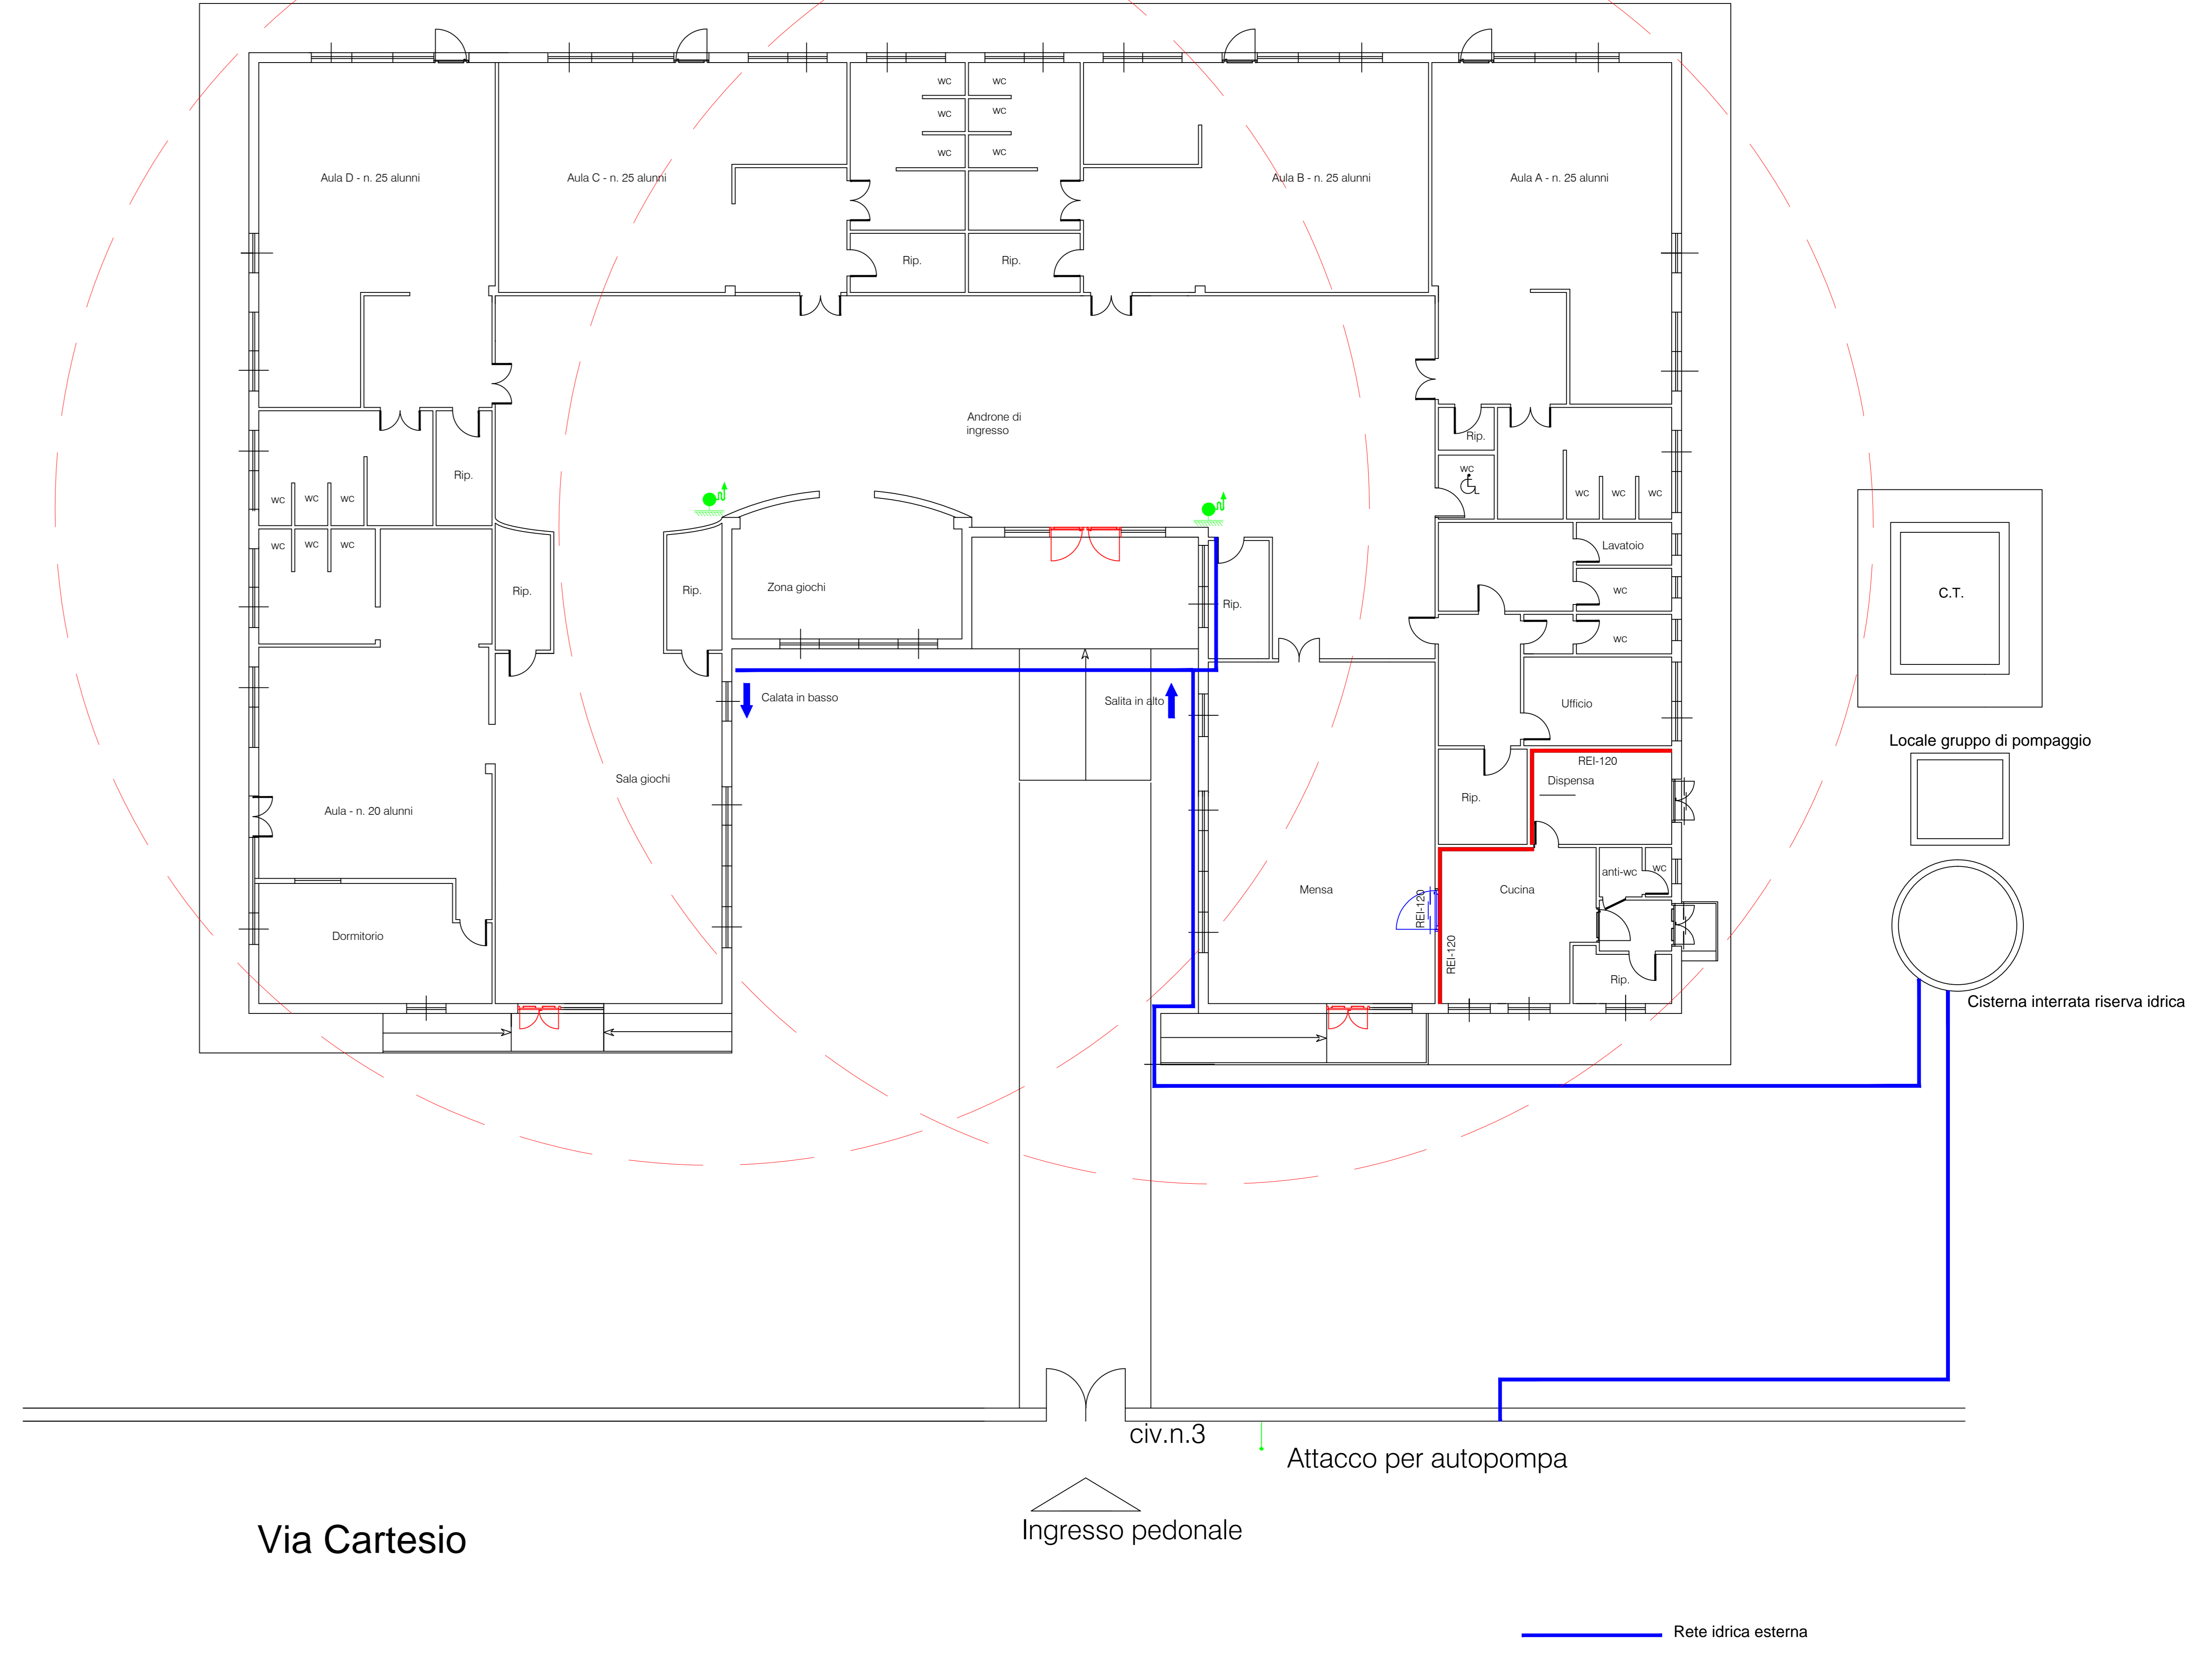

Legenda Simboli

	Uscita di emergenza		Estintore
	Rivelatore di fumo		Porta REI munita di autochiusura
	Rivelatore di gas		Porte da sostituire
	Allarme a campana sonora		Adeguamento parete REI 120
	Allarme a pulsante		Attacco per autopompa
	Uscita in alto		Idrante a muro con tubazione flessibile e lancia
	Uscita orizzontale		Quadro Elettrico
	Uscita in basso		Centralino analogico antincendio